
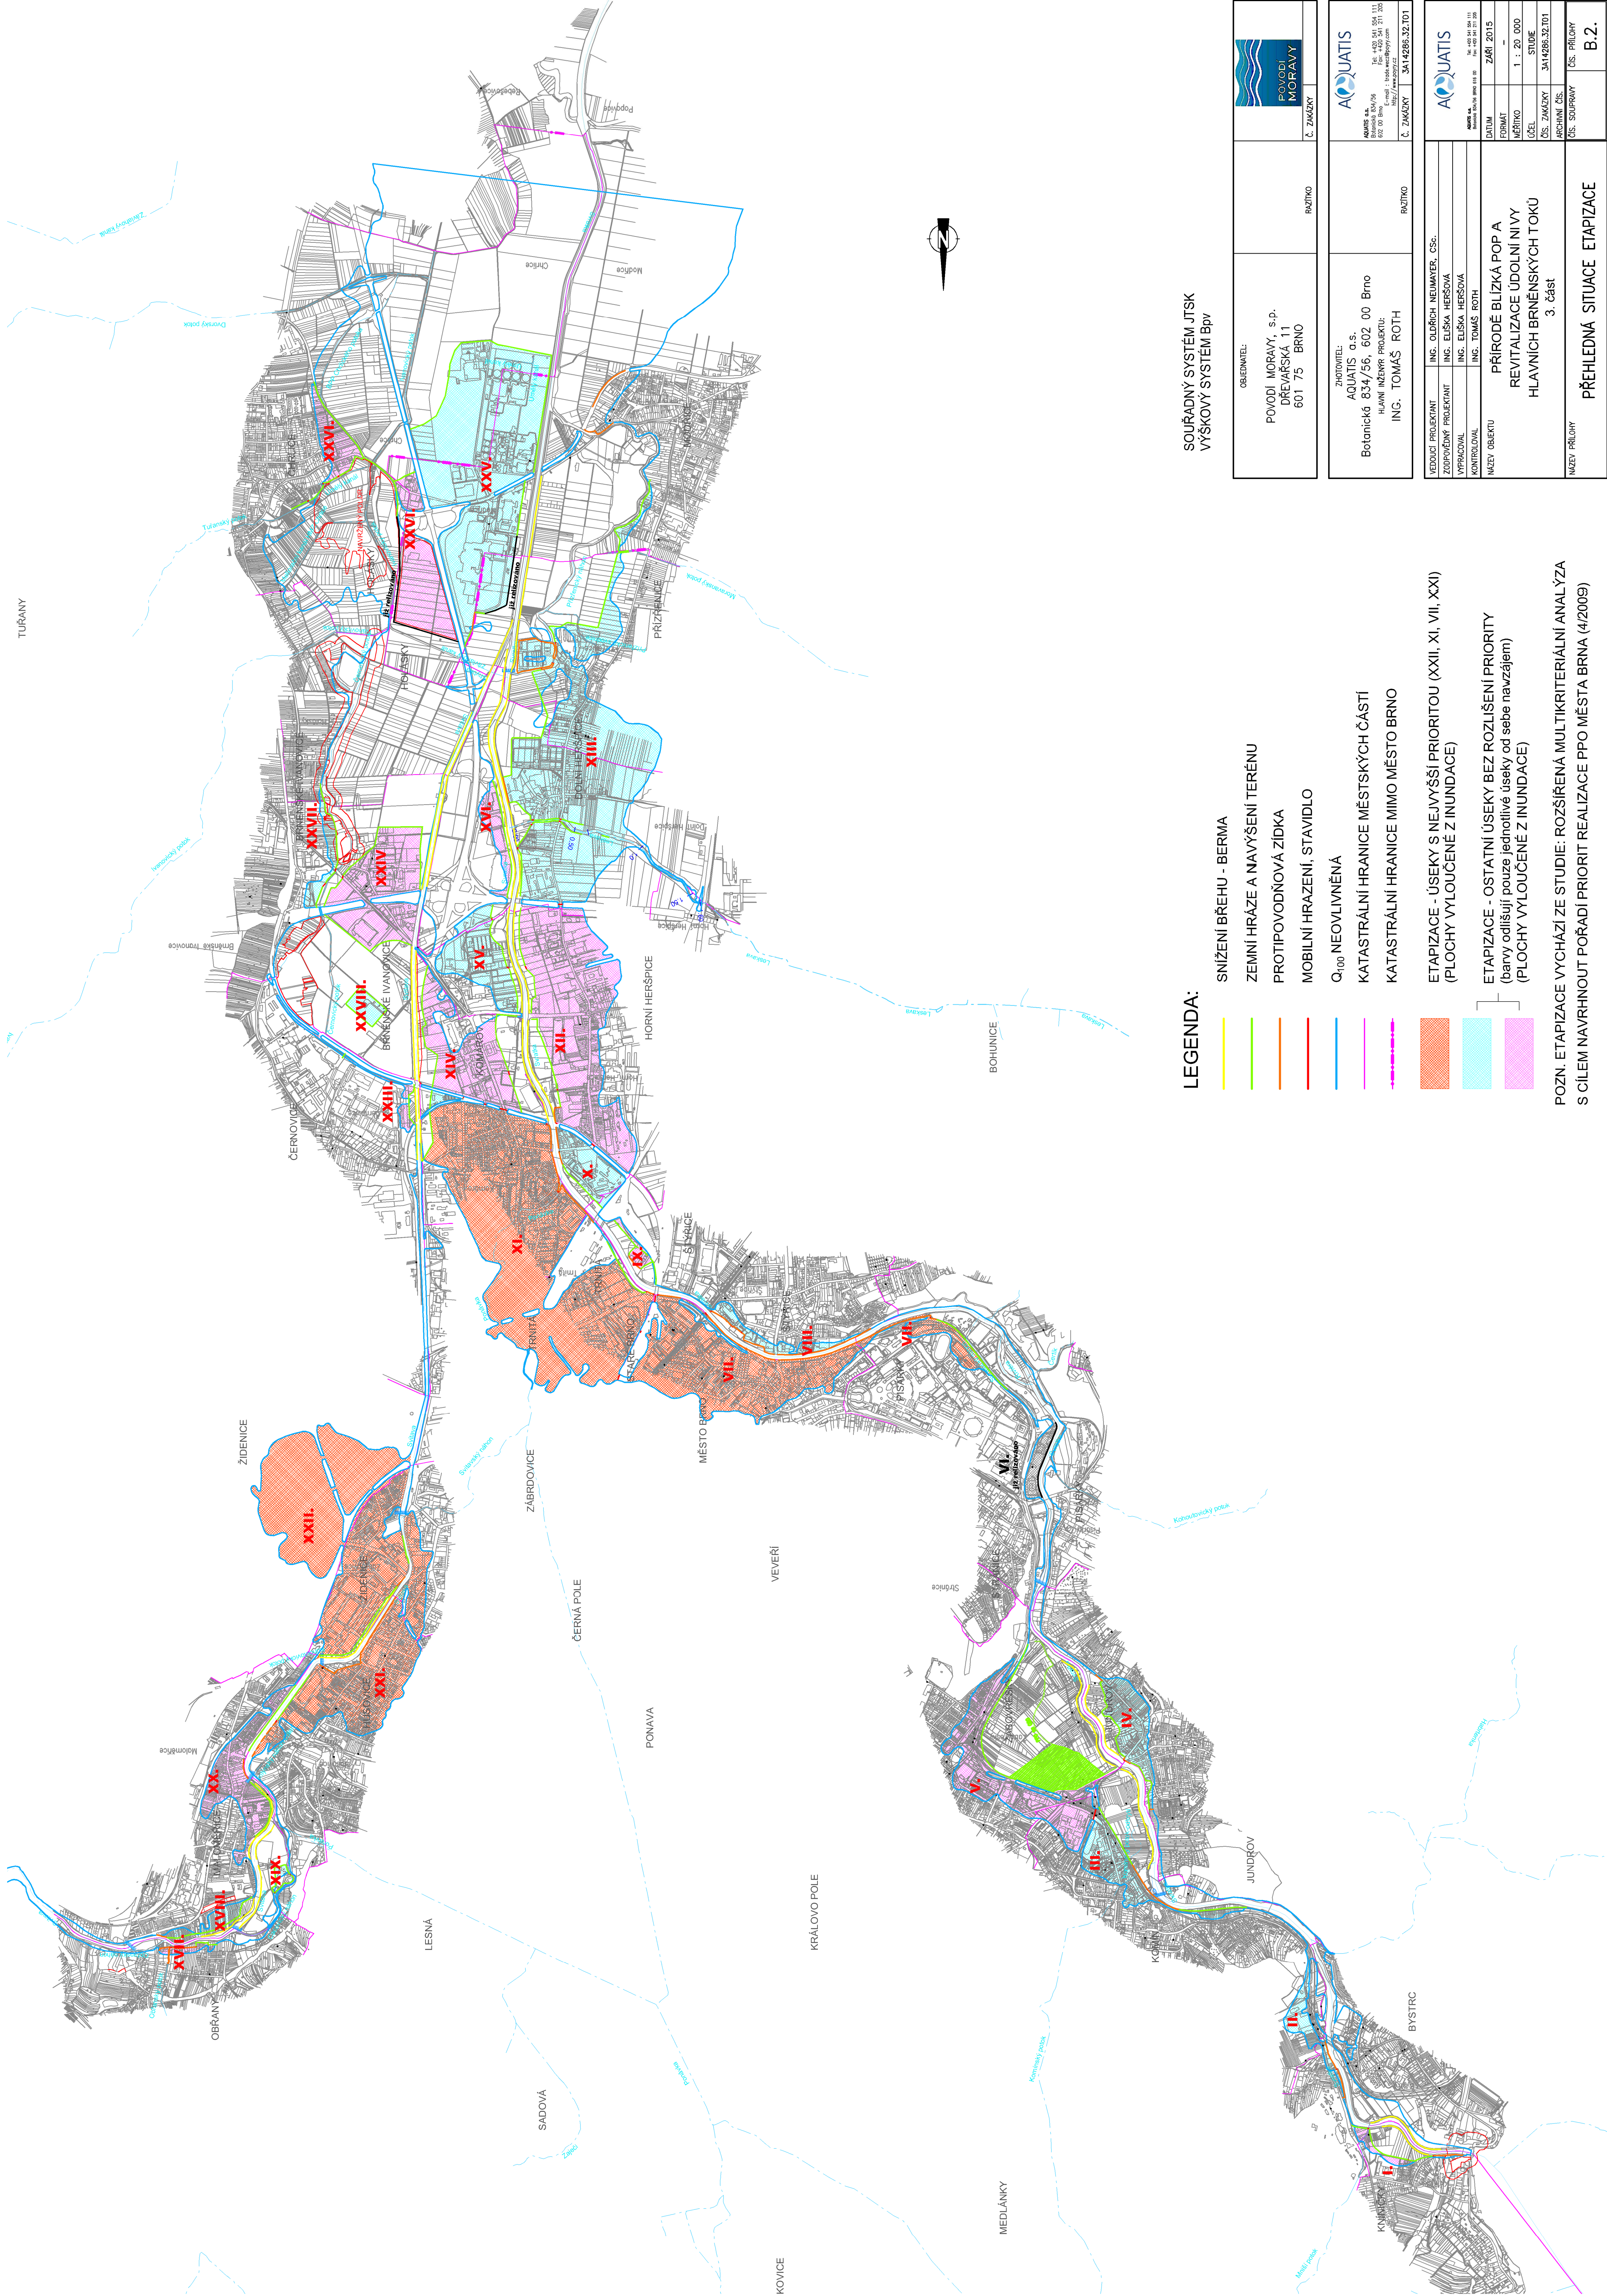


TURANY

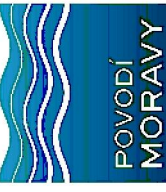

SOURADNÝ SYSTÉM JTSK
VÝSKOVÝ SYSTÉM BpV

OBJEDAVATEL POVODÍ MORAVY, s.p. DŘEVAŘSKÁ 11 601 75 BRNO	RAZITKO	
ZHOTOVITEL: AQUATIS a.s. Botanická 834/56, 602 00 Brno HLAVNÍ INŽENÝR PROJEKTU: ING. TOMÁŠ ROTH	RAZITKO	
LEDOVÝ PROJEKTANT ZODPOVĚDNÝ PROJEKTANT VYPRACOVAL KONTROLOVAL NÁZEV OBJEKTU	ING. OLDRICH NEUMAYER, CSc. ING. ELISKA HERŠOVÁ ING. ELISKA HERŠOVÁ ING. TOMÁŠ ROTH	ING. OLDRICH NEUMAYER, CSc. ING. ELISKA HERŠOVÁ ING. ELISKA HERŠOVÁ ING. TOMÁŠ ROTH
PŘÍRODE BLÍZKÁ POP A REVITALIZACE ÚDOLNÍ NIVY HLAVNÍCH BRNĚNSKÝCH TOKŮ 3. část		DATA ZÁŘÍ 2015 FORMÁT — MĚŘÍTKO 1 : 20 000 ČEJ STUDIE ČÍS. ZÁKAZKY 3A14286-32.T01 VERZE CS ČÍS. SOUPRAVY CS
PŘEHLEDNÁ SITUACE ETAPIZACE		CS. PŘÍLOHY B.2.

POZN. ETAPIZACE VYCHÁZÍ ZE STUDIE: ROZŠÍŘENÁ MULTIKRITERIÁLNÍ ANALÝZA
S CÍLEM NAVRHNOUT POŘADÍ PRIORIT REALIZACE PPO MĚSTA BRNA (4/2009)