


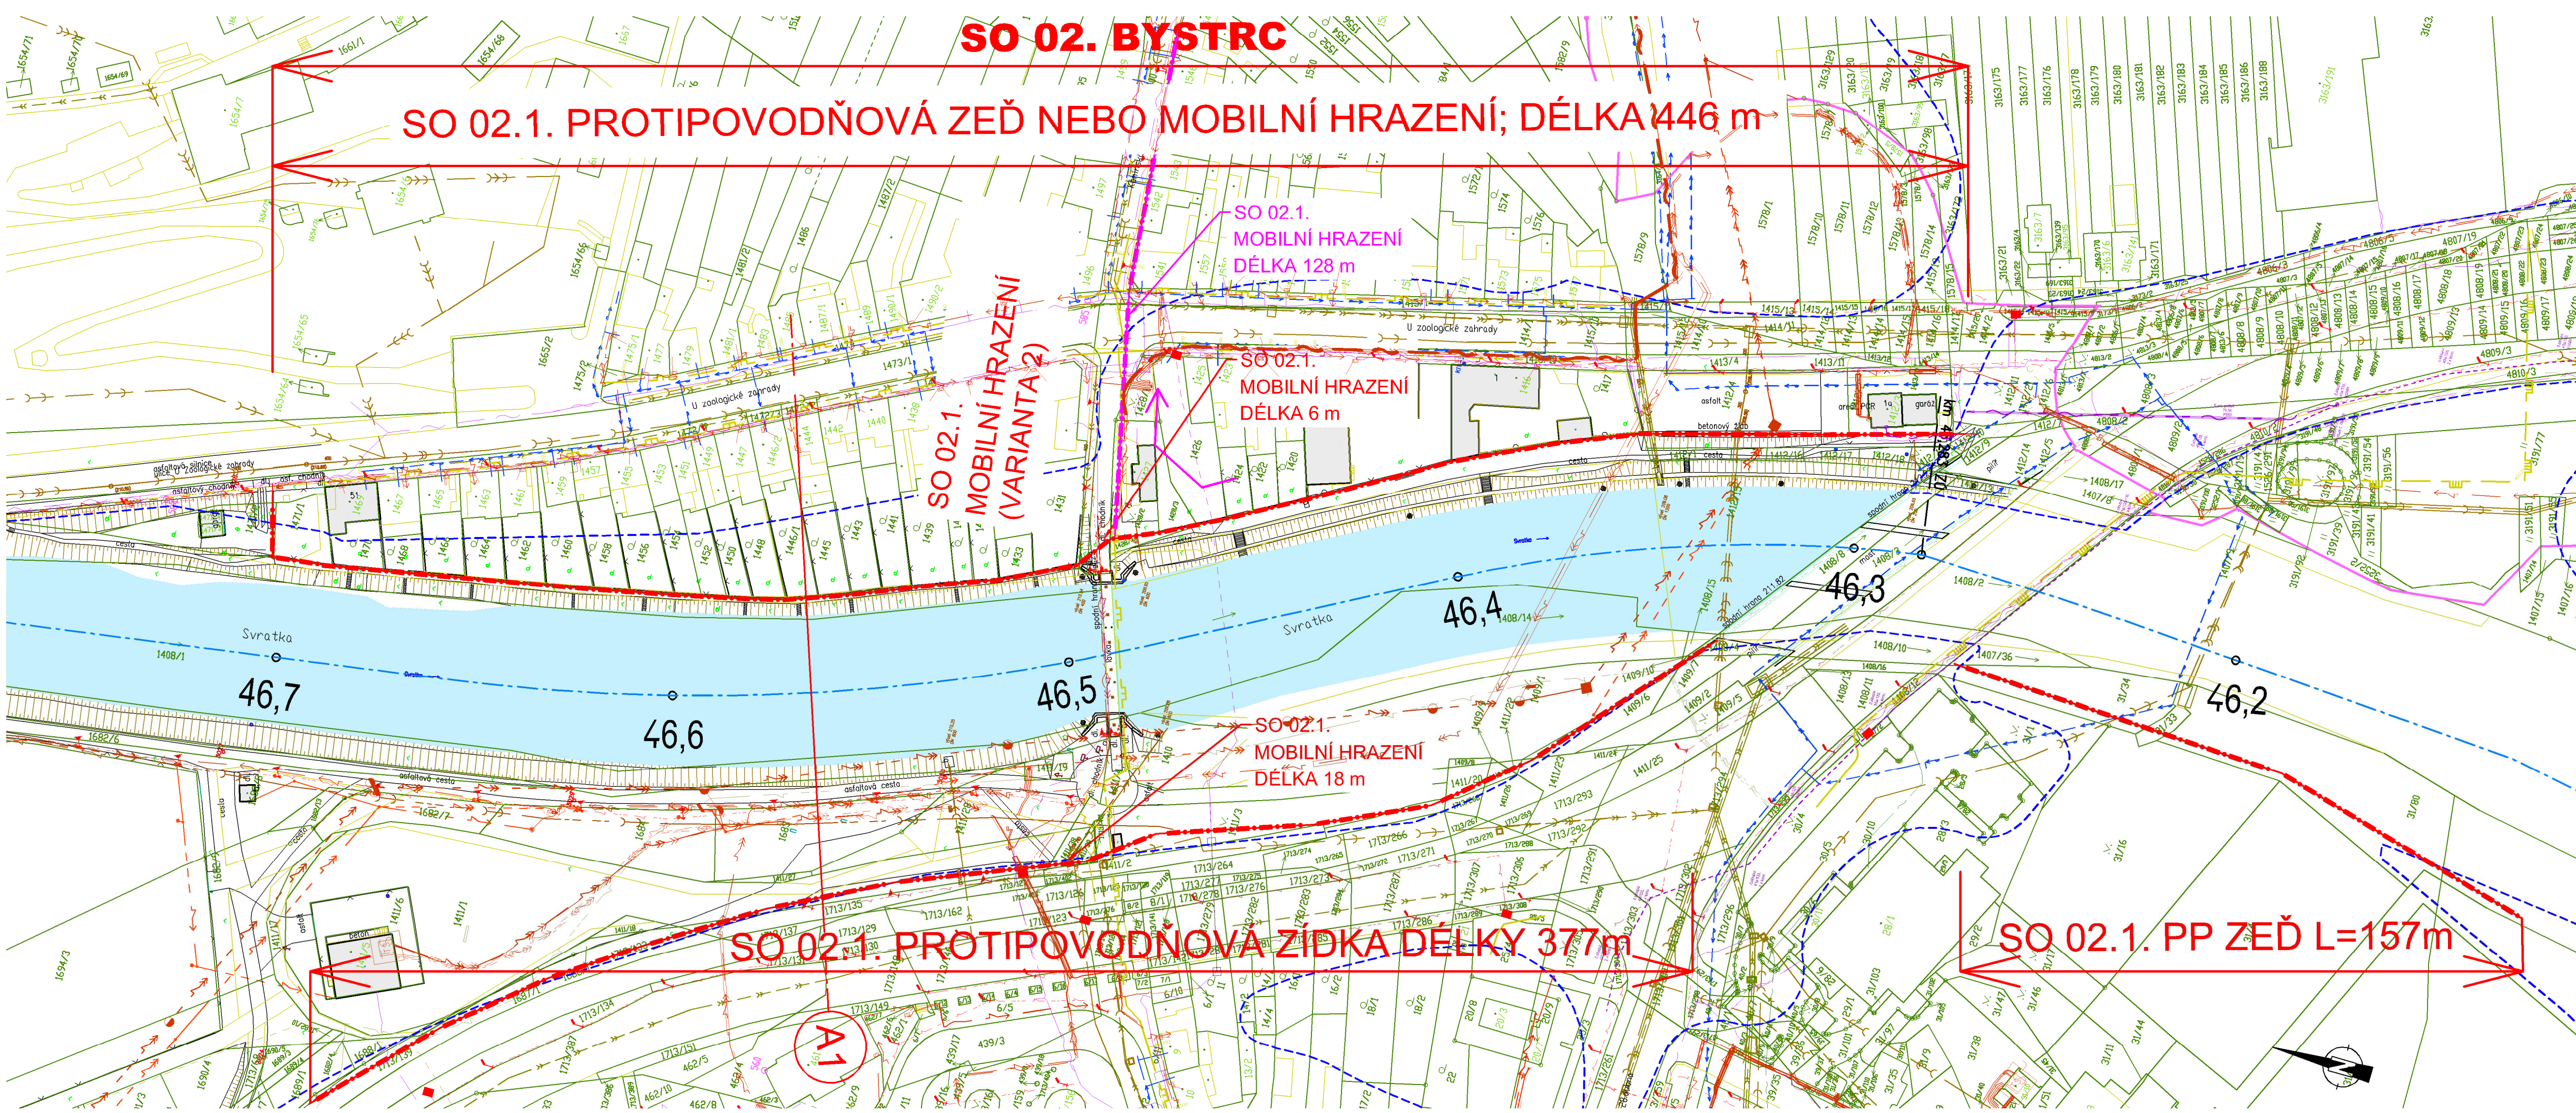

LEGENDA:

- LINE ZEĎ A MOBILNÍHO HRAZENÍ
- LINE ZEĎ A MOBILNÍHO HRAZENÍ - VARIANTNÍ ŘEŠENÍ
- STÁVAJÍCÍ HRANICE ROZLIVU Q100 NEOVLIVNĚNÉ

LEGENDA INŽENÝRSKÝCH SÍTÍ:

- KANALIZACE
- SDĚLOVACÍ VEDENÍ
- SILOVÉ VEDENÍ VVN NADZEMNÍ
- SILOVÉ VEDENÍ VN NADZEMNÍ
- SILOVÉ VEDENÍ NN NADZEMNÍ
- SILOVÉ VEDENÍ NN PODZEMNÍ
- PLYNOVÉ POTRUBÍ VTL
- PLYNOVÉ POTRUBÍ STL
- PLYNOVÉ POTRUBÍ NTL
- VODOVOD

SOUŘADNÝ SYSTÉM JTSK
VÝŠKOVÝ SYSTÉM Bpv

OBJEDNATEL: POVODÍ MORAVY, s.p. DŘEVAŘSKÁ 11 601 75 BRNO		 POVODÍ MORAVY	
RAZÍTKO		Č. ZAKÁZKY	

ZHOTOVITEL: AQUATIS a.s. Botanická 834/56, 602 00 Brno HLAVNÍ INŽENÝR PROJEKTU: ING. TOMÁŠ ROTH		 AQUATIS a.s. Botanická 834/56 602 00 Brno Tel: +420 541 554 111 Fax: +420 541 211 205	
RAZÍTKO		Č. ZAKÁZKY 3A14286.32.T01	

VEDOUcí PROJEKTANT	ING. OLDŘICH NEUMAYER, CSc.	 AQUATIS a.s. Botanická 834/56 BRNO 616 00 Tel: +420 541 554 111 Fax: +420 541 211 205		
ZODPOVĚDNÝ PROJEKTANT	ING. ELIŠKA HERŠOVÁ			
VYPRACOVAL	ING. ELIŠKA HERŠOVÁ			
KONTROLOVAL	ING. OLDŘICH NEUMAYER, CSc.			
NÁZEV OBJEKTU	PŘÍRODĚ BLÍZKÁ POP A REVITALIZACE ÚDOLNÍ NIVY HLAVNÍCH BRNĚNSKÝCH TOKŮ 3. část			DATUM ZÁŘÍ 2015
NÁZEV PŘÍLOHY	SITUACE SVRATKY č. 2 BYSTRC NÁVRHOVÝ STAV			FORMÁT — MĚŘÍTKO 1:1000 ÚČEL STUDIE ČÍS. ZAKÁZKY 3A14286.32.T01 ARCHIVNÍ ČÍS. — ČÍS. SOUPRAVY — ČÍS. PŘÍLOHY D.1.2.2