


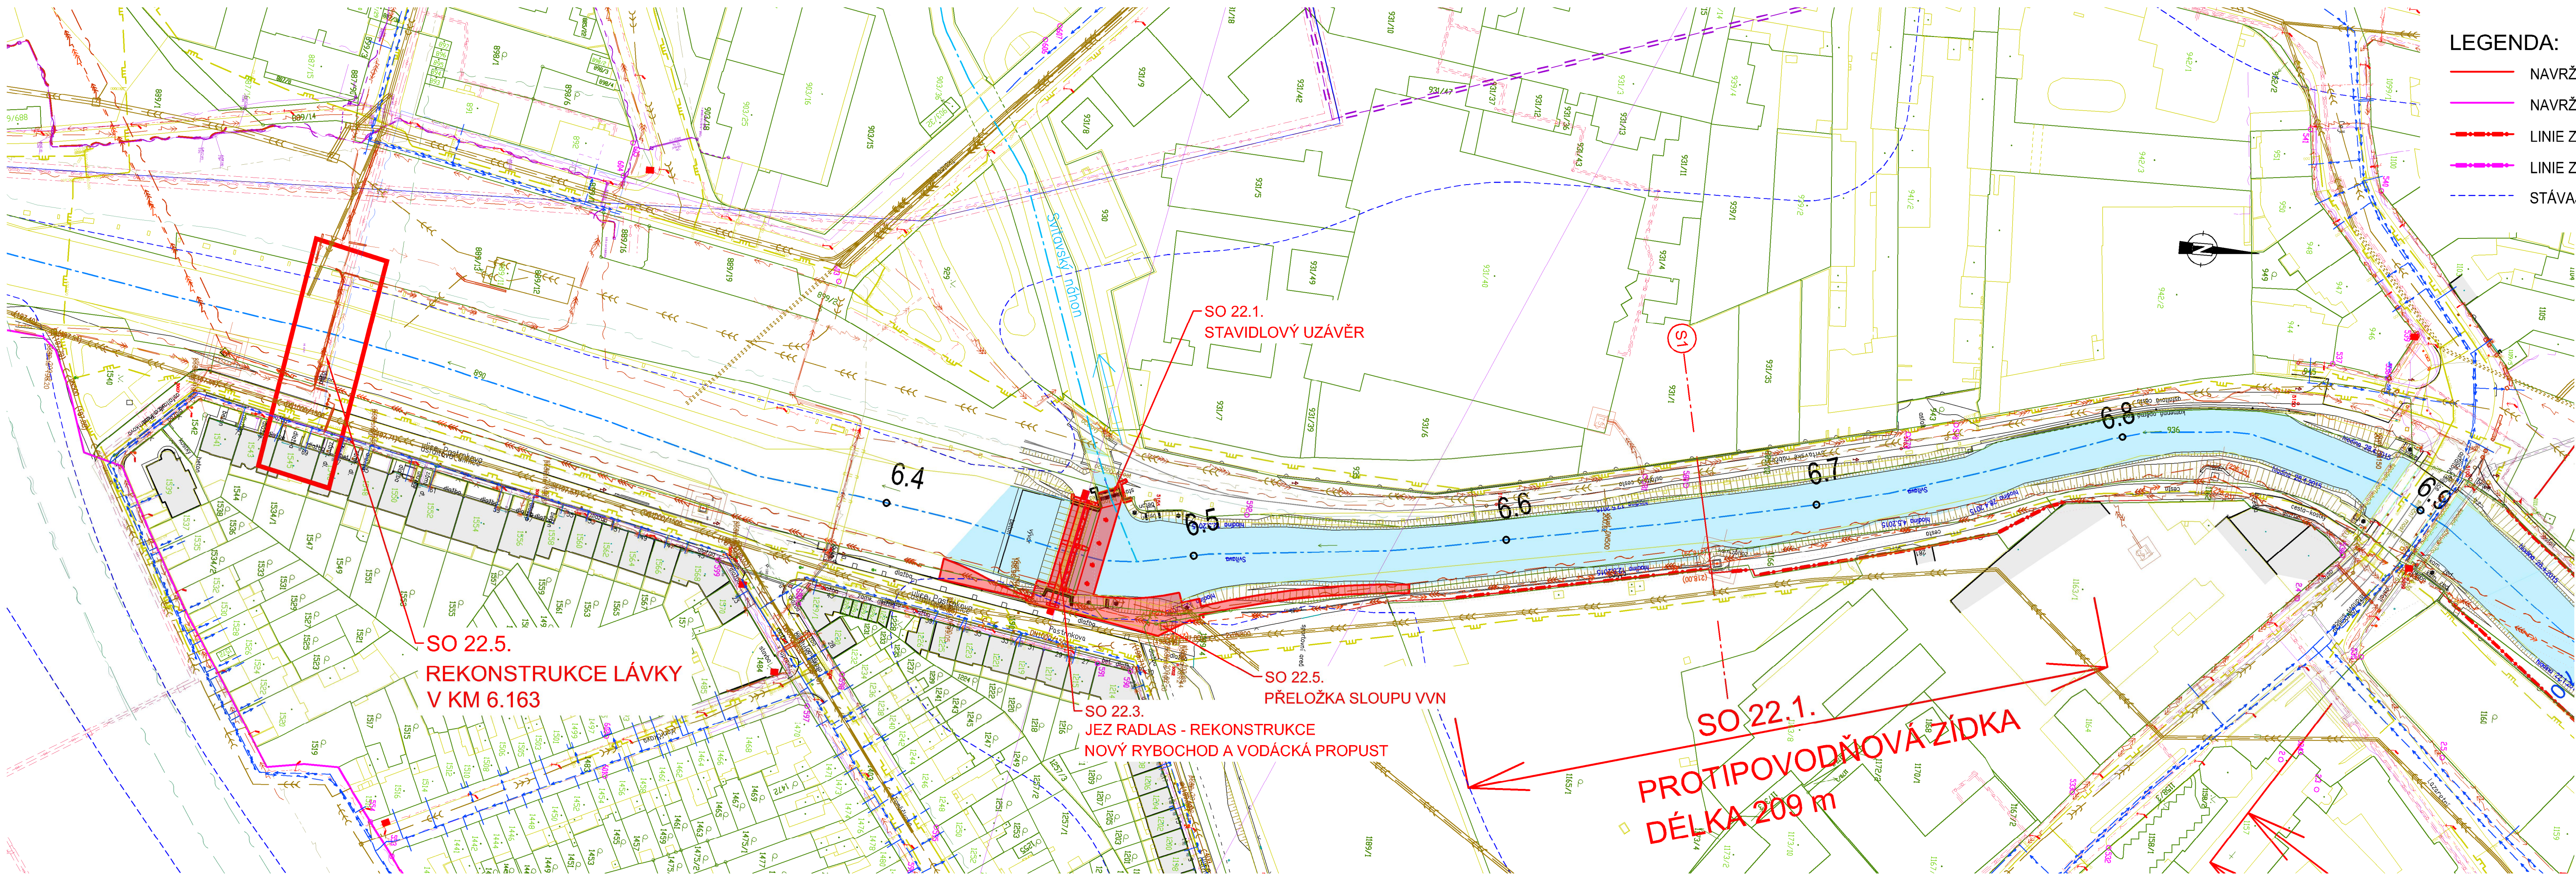

LEGENDA:

- NAVRŽENÁ OPATŘENÍ
- NAVRŽENÁ OPATŘENÍ - VARIANTNÍ ŘEŠENÍ
- LINIE ZDÍ A MOBILNÍHO HRAZENÍ
- LINIE ZDÍ A MOBILNÍHO HRAZENÍ - VARIANTNÍ ŘEŠENÍ
- STÁVAJÍCÍ HRANICE ROZLIVU Q100

LEGENDA INŽENÝRSKÝCH SÍTÍ:

- KANALIZACE
- SDĚLOVACÍ VEDENÍ
- SILOVÉ VEDENÍ VVN NADZEMNÍ
- SILOVÉ VEDENÍ VN NADZEMNÍ
- SILOVÉ VEDENÍ NN NADZEMNÍ
- SILOVÉ VEDENÍ NN PODZEMNÍ
- PLYNOVÉ POTRUBÍ VTL
- PLYNOVÉ POTRUBÍ STL
- PLYNOVÉ POTRUBÍ NTL
- VODOVOD

SOUŘADNÝ SYSTÉM JTSK
VÝŠKOVÝ SYSTÉM BpV

OBJEDNATEL: POVODÍ MORAVY, s.p. DŘEVAŘSKÁ 11 601 75 BRNO	RAZÍTKO	 Č. ZAKÁZKY
---	---------	---

ZHOTOVITEL: AQUATIS a.s. Botanická 834/56, 602 00 Brno HLAVNÍ INŽENÝR PROJEKTU: ING. TOMÁŠ ROTH	RAZÍTKO	 AQUATIS a.s. Botanická 834/56 602 00 Brno Tel: +420 541 554 111 Fax: +420 541 211 205 Č. ZAKÁZKY 3A14286.32.T01
---	---------	--

VEDOUcí PROJEKTANT ING. OLDŘICH NEUMAYER, CSc.	 AQUATIS a.s. Botanická 834/56 602 00 Brno Tel: +420 541 554 111 Fax: +420 541 211 205	
ZODPOVĚDNÝ PROJEKTANT ING. ELIŠKA HERŠOVÁ		
VYPRACOVAL ING. ELIŠKA HERŠOVÁ		
KONTROLOVAL ING. TOMÁŠ ROTH		
NAZEV OBJEKTU PŘÍRODĚ BLÍZKÁ POP A REVITALIZACE ÚDOLNÍ NIVY HLAVNÍCH BRNĚNSKÝCH TOKŮ 3. část	DATUM ZÁŘÍ 2015	
	FORMÁT —	
	MĚŘÍTKO 1:1000	
	ÚČEL STUDIE	
	ČÍS. ZAKÁZKY 3A14286.32.T01	
	ARCHIVNÍ ČÍS.	
NAZEV PŘÍLOHY SITUACE SVITAVY č. 24 - ZÁBRDOVICE NÁVRHOVÝ STAV	ČÍS. SOUPRAVY	ČÍS. PŘÍLOHY D.2.2.5