
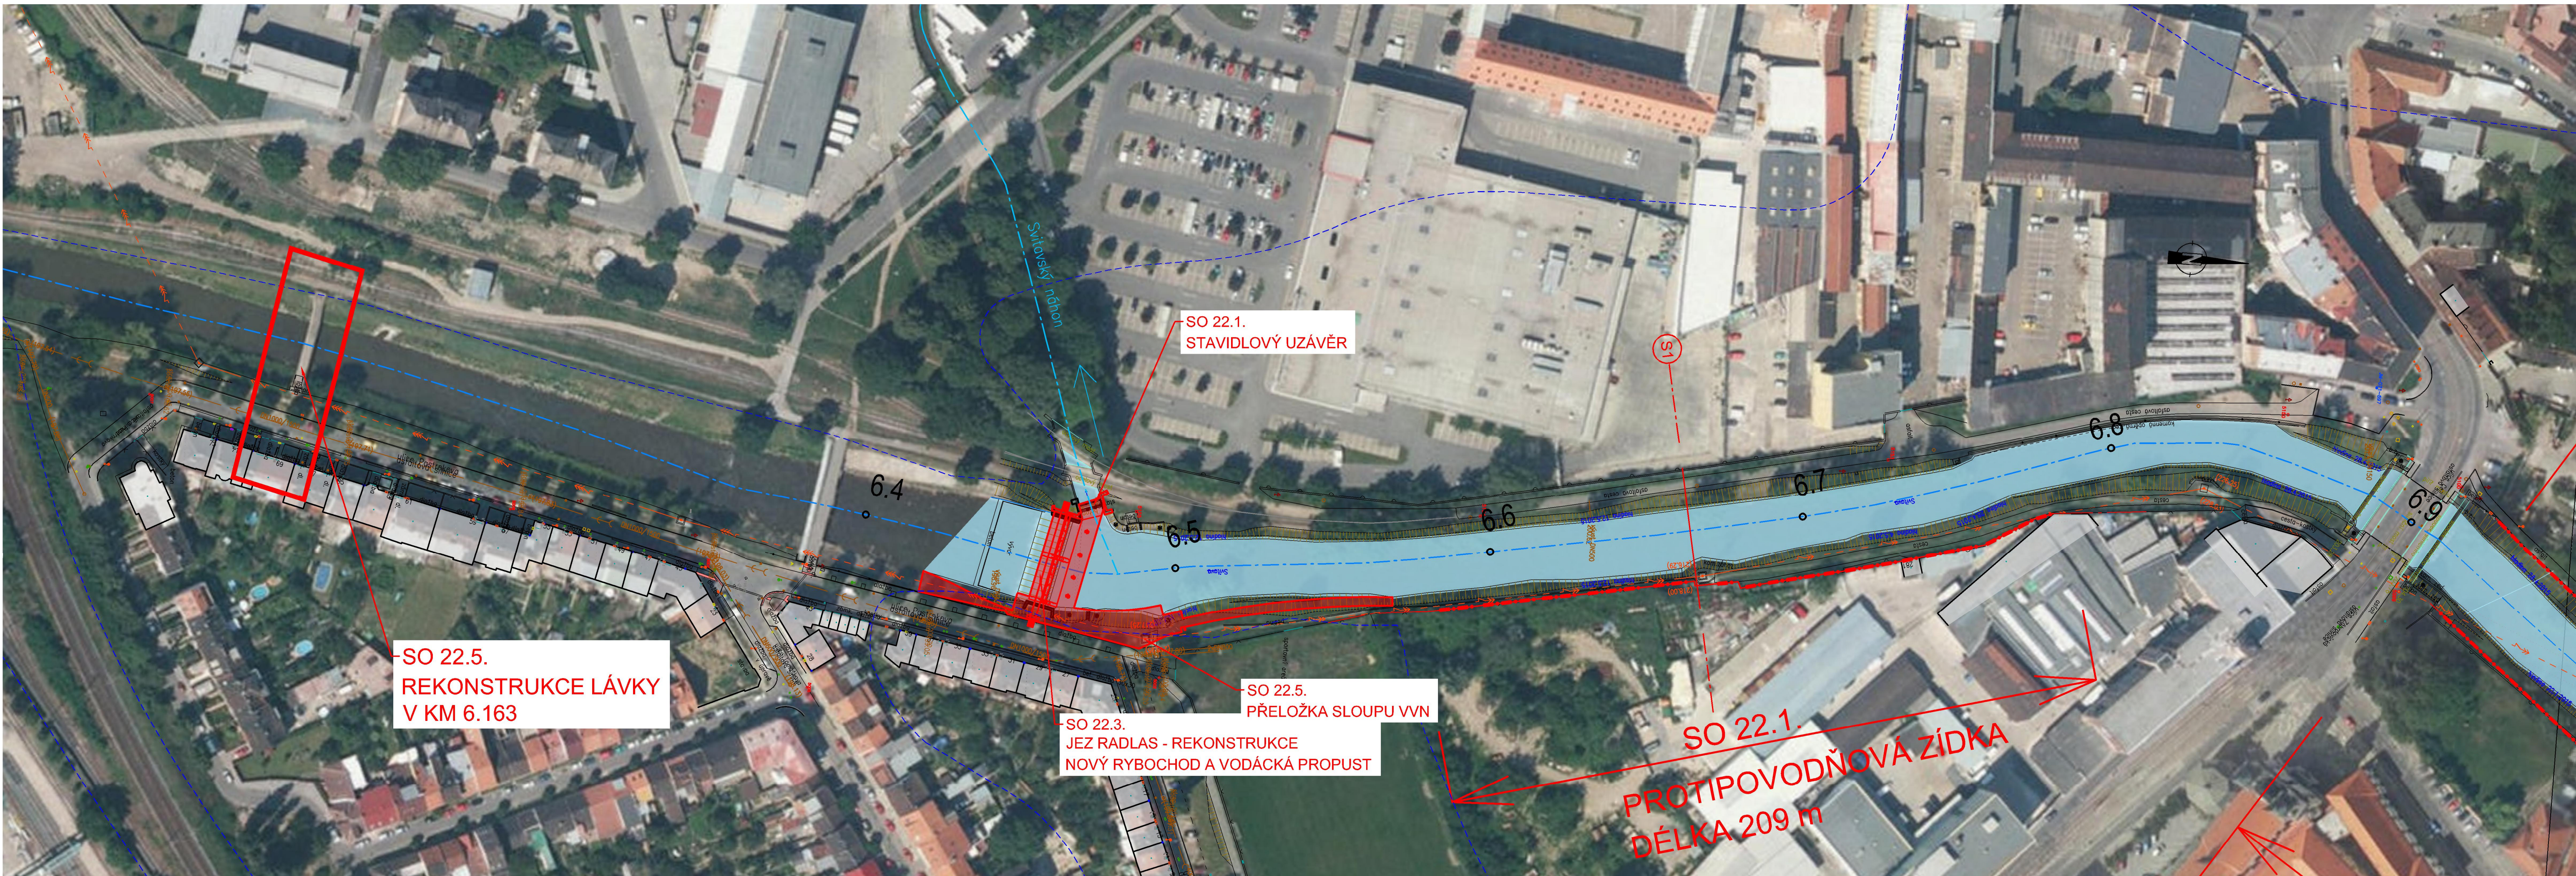


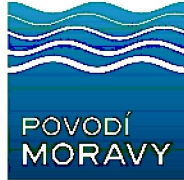

- LEGENDA:
- NAVRŽENÁ OPATŘENÍ
 - NAVRŽENÁ OPATŘENÍ - VARIANTNÍ ŘEŠENÍ
 - LINIE ZDÍ PPO A MOBILNÍHO HRAZENÍ
 - STÁVAJÍCÍ HRANICE ROZLIVU Q100

SOUŘADNÝ SYSTÉM JTSK
VÝŠKOVÝ SYSTÉM BpV

OBJEDNATEL: POVODÍ MORAVY, s.p. DŘEVAŘSKÁ 11 601 75 BRNO		RAZÍTKO		 Č. ZAKÁZKY	
ZHOTOVITEL: AQUATIS a.s. Botanická 834/56, 602 00 Brno HLAVNÍ INŽENÝR PROJEKTU: ING. TOMÁŠ ROTH		RAZÍTKO		 AQUATIS a.s. Botanická 834/56 602 00 Brno Tel: +420 541 554 111 Fax: +420 541 211 205 Č. ZAKÁZKY	
				3A14286.32.T01	
VEDOUČÍ PROJEKTANT		ING. OLDŘICH NEUMAYER, CSc.		 AQUATIS a.s. Botanická 834/56, 602 00 Brno Tel: +420 541 554 111 Fax: +420 541 211 205	
ZODPOVĚDNÝ PROJEKTANT		ING. ELIŠKA HERŠOVÁ			
VYPRACOVAL		ING. ELIŠKA HERŠOVÁ			
KONTROLOVAL		ING. TOMÁŠ ROTH			
NÁZEV OBJEKTU		PŘÍRODĚ BLÍZKÁ POP A REVITALIZACE ÚDOLNÍ NIVY HLAVNÍCH BRNĚNSKÝCH TOKŮ 3. část		DATUM ZÁŘÍ 2015	
				FORMÁT —	
				MĚŘÍTKO 1:1000	
				ÚČEL STUDIE	
				ČÍS. ZAKÁZKY 3A14286.32.T01	
				ARCHIVNÍ ČÍS.	
NÁZEV PŘÍLOHY		SITUACE SVITAVY č. 24 - ZÁBRDOVICE ORTOFOTOMAPA		ČÍS. SOUPRAVY ČÍS. PŘÍLOHY D.2.3.5	