


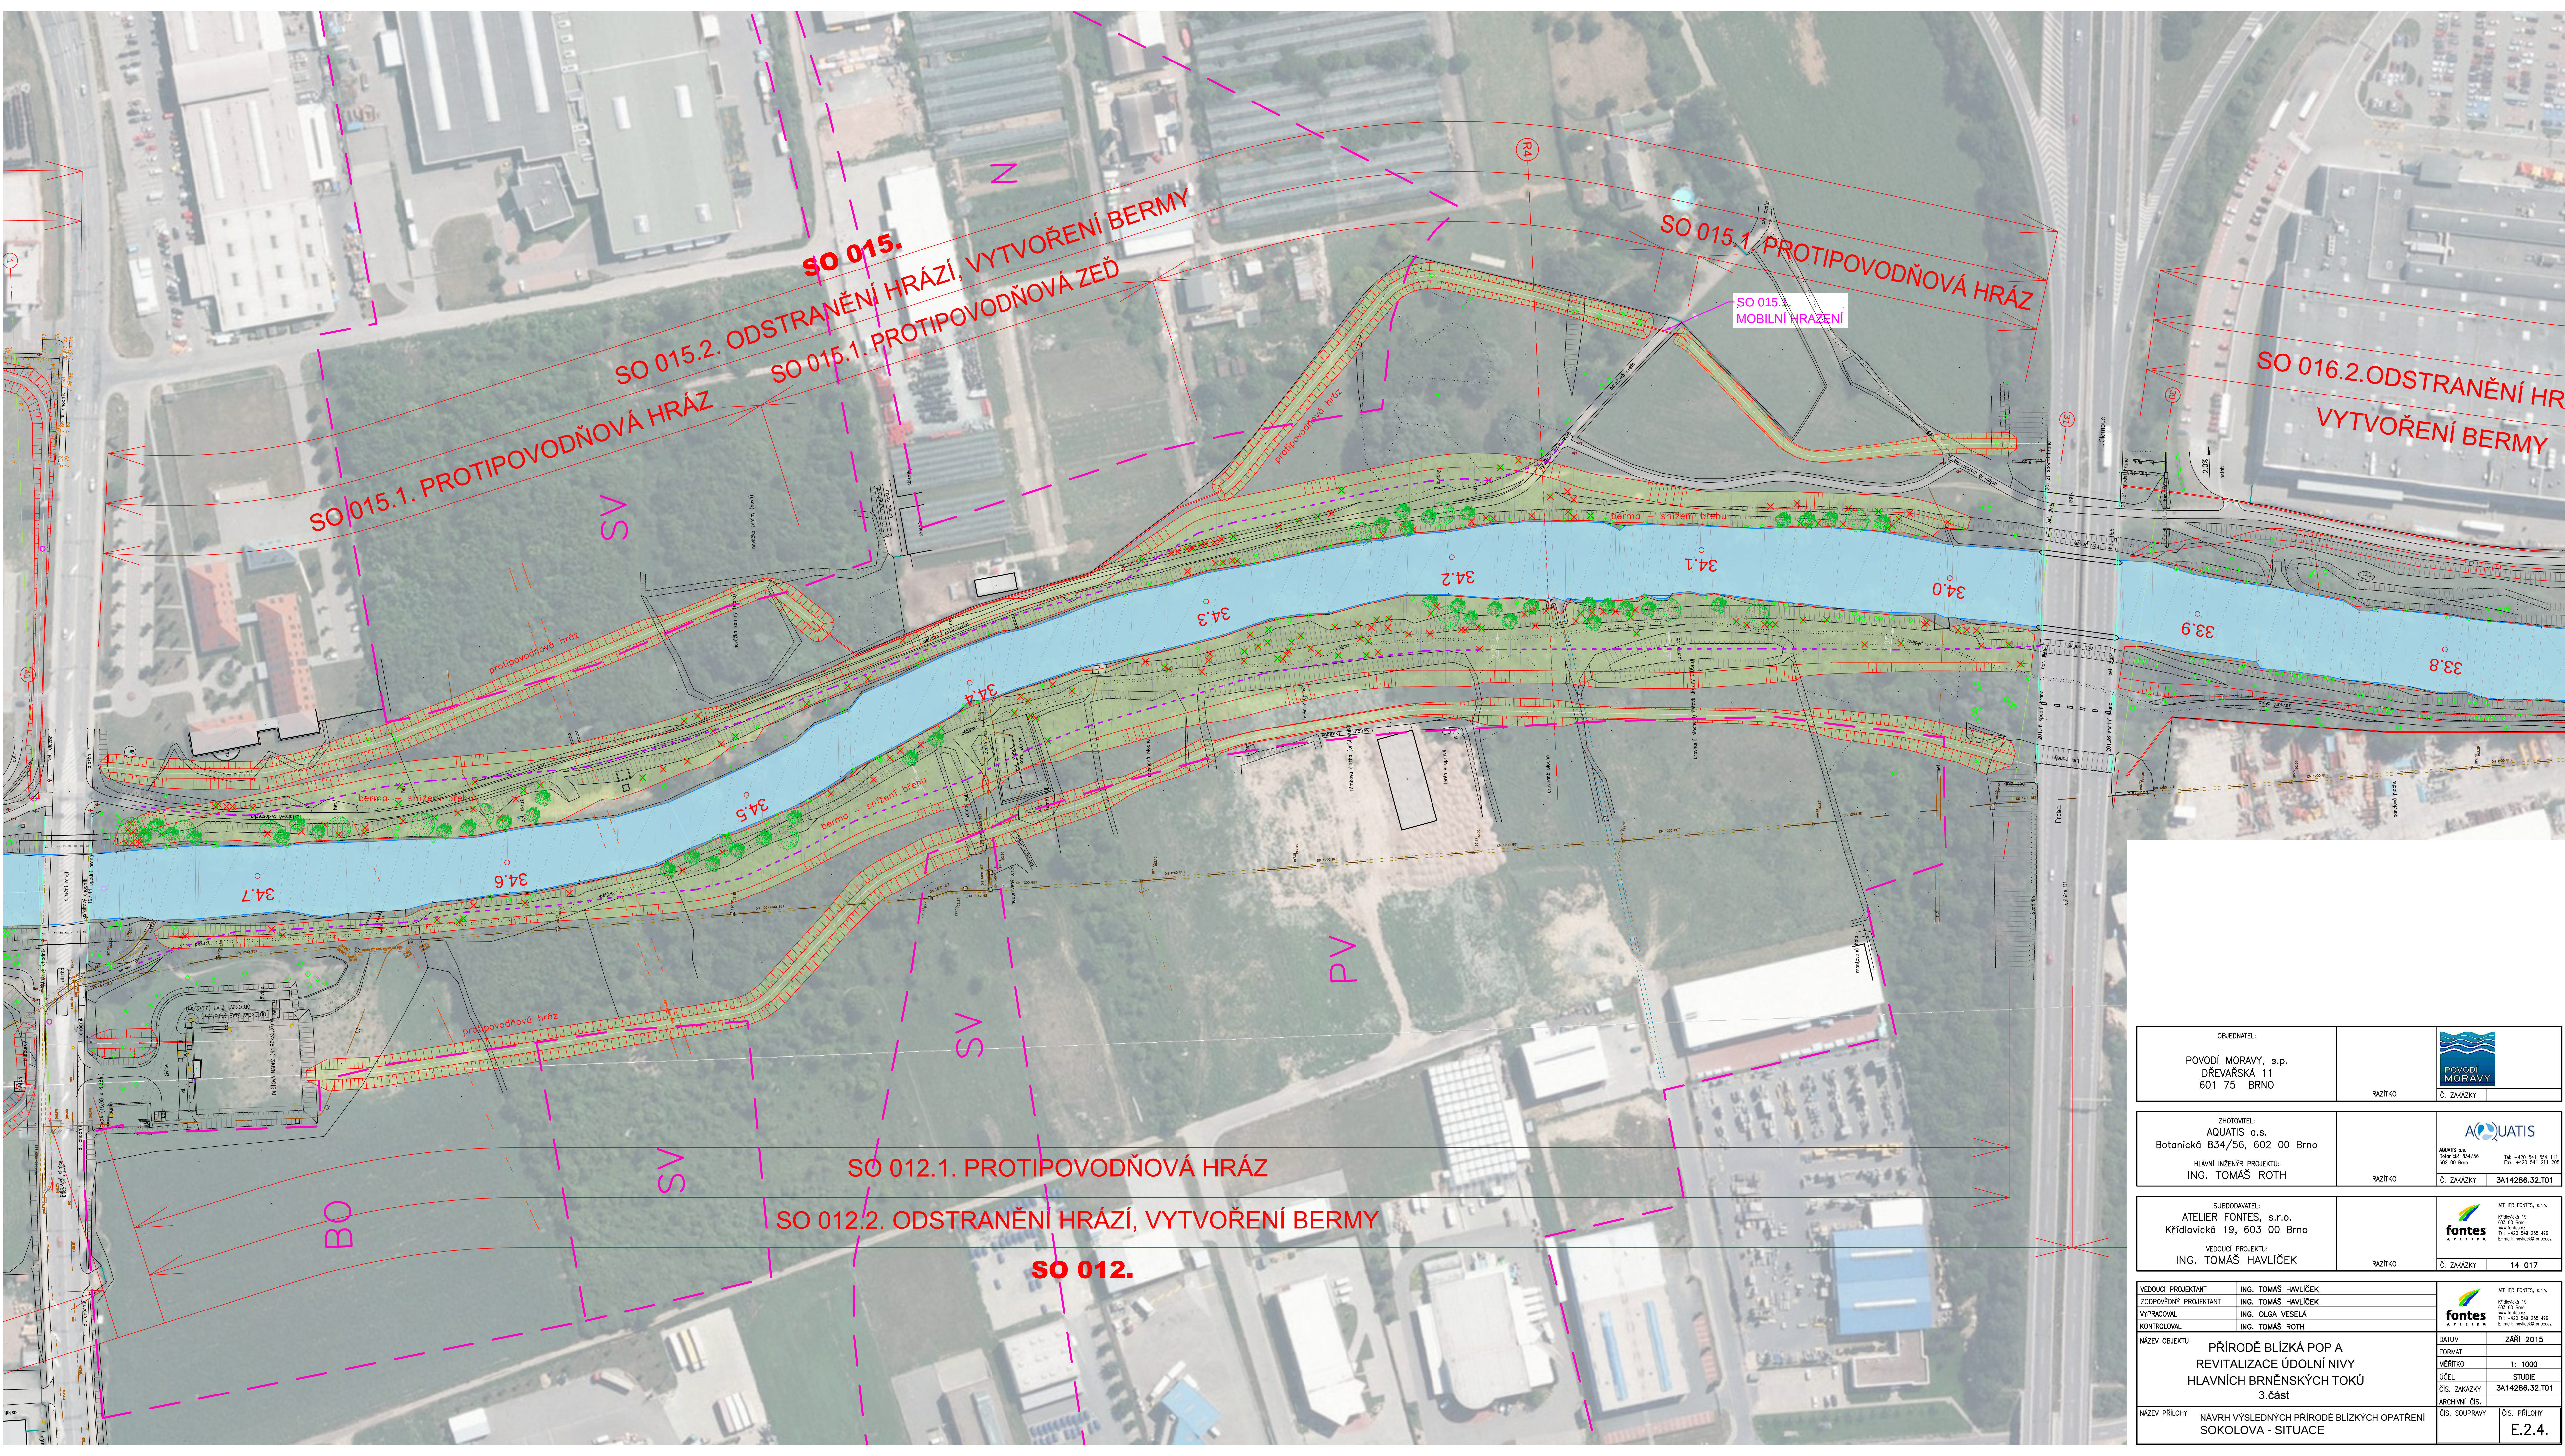

OBJEDNATEL: POVODÍ MORAVY, s.p. DŘEVAŘSKÁ 11 601 75 BRNO		 POVODÍ MORAVY		RAZÍTKO		Č. ZAKÁŽKY	
ZHOTOVITEL: AQUATIS a.s. Botanická 834/56, 602 00 Brno		 AQUATIS		AQUATIS a.s. Botanická 834/56 602 00 Brno Tel: +420 541 554 111 Fax: +420 541 211 205		Č. ZAKÁŽKY	
HLAVNÍ INŽENÝR PROJEKTU: ING. TOMÁŠ ROTH		RAZÍTKO		Č. ZAKÁŽKY		3A14286.32.T01	
SUBODAVATEL: ATELIER FONTES, s.r.o. Křídlovická 19, 603 00 Brno		 fontes ATELIER		ATELIER FONTES, s.r.o. Křídlovická 19 603 00 Brno www.fontes.cz tel: +420 551 205 486 E-mail: fontes@fontes.cz		Č. ZAKÁŽKY	
VEDOUČÍ PROJEKTU: ING. TOMÁŠ HAVLIČEK		RAZÍTKO		Č. ZAKÁŽKY		14_017	
VEDOUČÍ PROJEKTANT ING. TOMÁŠ HAVLIČEK		ZODPOVĚDNÝ PROJEKTANT ING. TOMÁŠ HAVLIČEK		 fontes ATELIER		ATELIER FONTES, s.r.o. Křídlovická 19 603 00 Brno www.fontes.cz tel: +420 551 205 486 E-mail: fontes@fontes.cz	
VYPRACOVAL ING. OLGA VESELÁ		KONTROLOVAL ING. TOMÁŠ ROTH		DATUM ZÁŘÍ 2015			
NÁZEV OBJEKTU PŘÍRODĚ BLÍZKÁ POP A REVITALIZACE ÚDOLNÍ NIVY HLAVNÍCH BRNĚNSKÝCH TOKŮ 3.část				MĚŘÍTKO 1: 1000			
				ÚČEL STUDIE			
				ČÍS. ZAKÁŽKY 3A14286.32.T01			
				ARCHIVNÍ ČÍS.			
NÁZEV PŘÍLOHY NÁVRH VÝSLEDNÝCH PŘÍRODĚ BLÍZKÝCH OPATŘENÍ SOKOLOVA - SITUACE				ČÍS. SOUPRAVY		ČÍS. PŘÍLOHY E.2.4.	